



RILIEVO DELLO STATO DI FATTO - Pianta piano interrato Scala 1:200

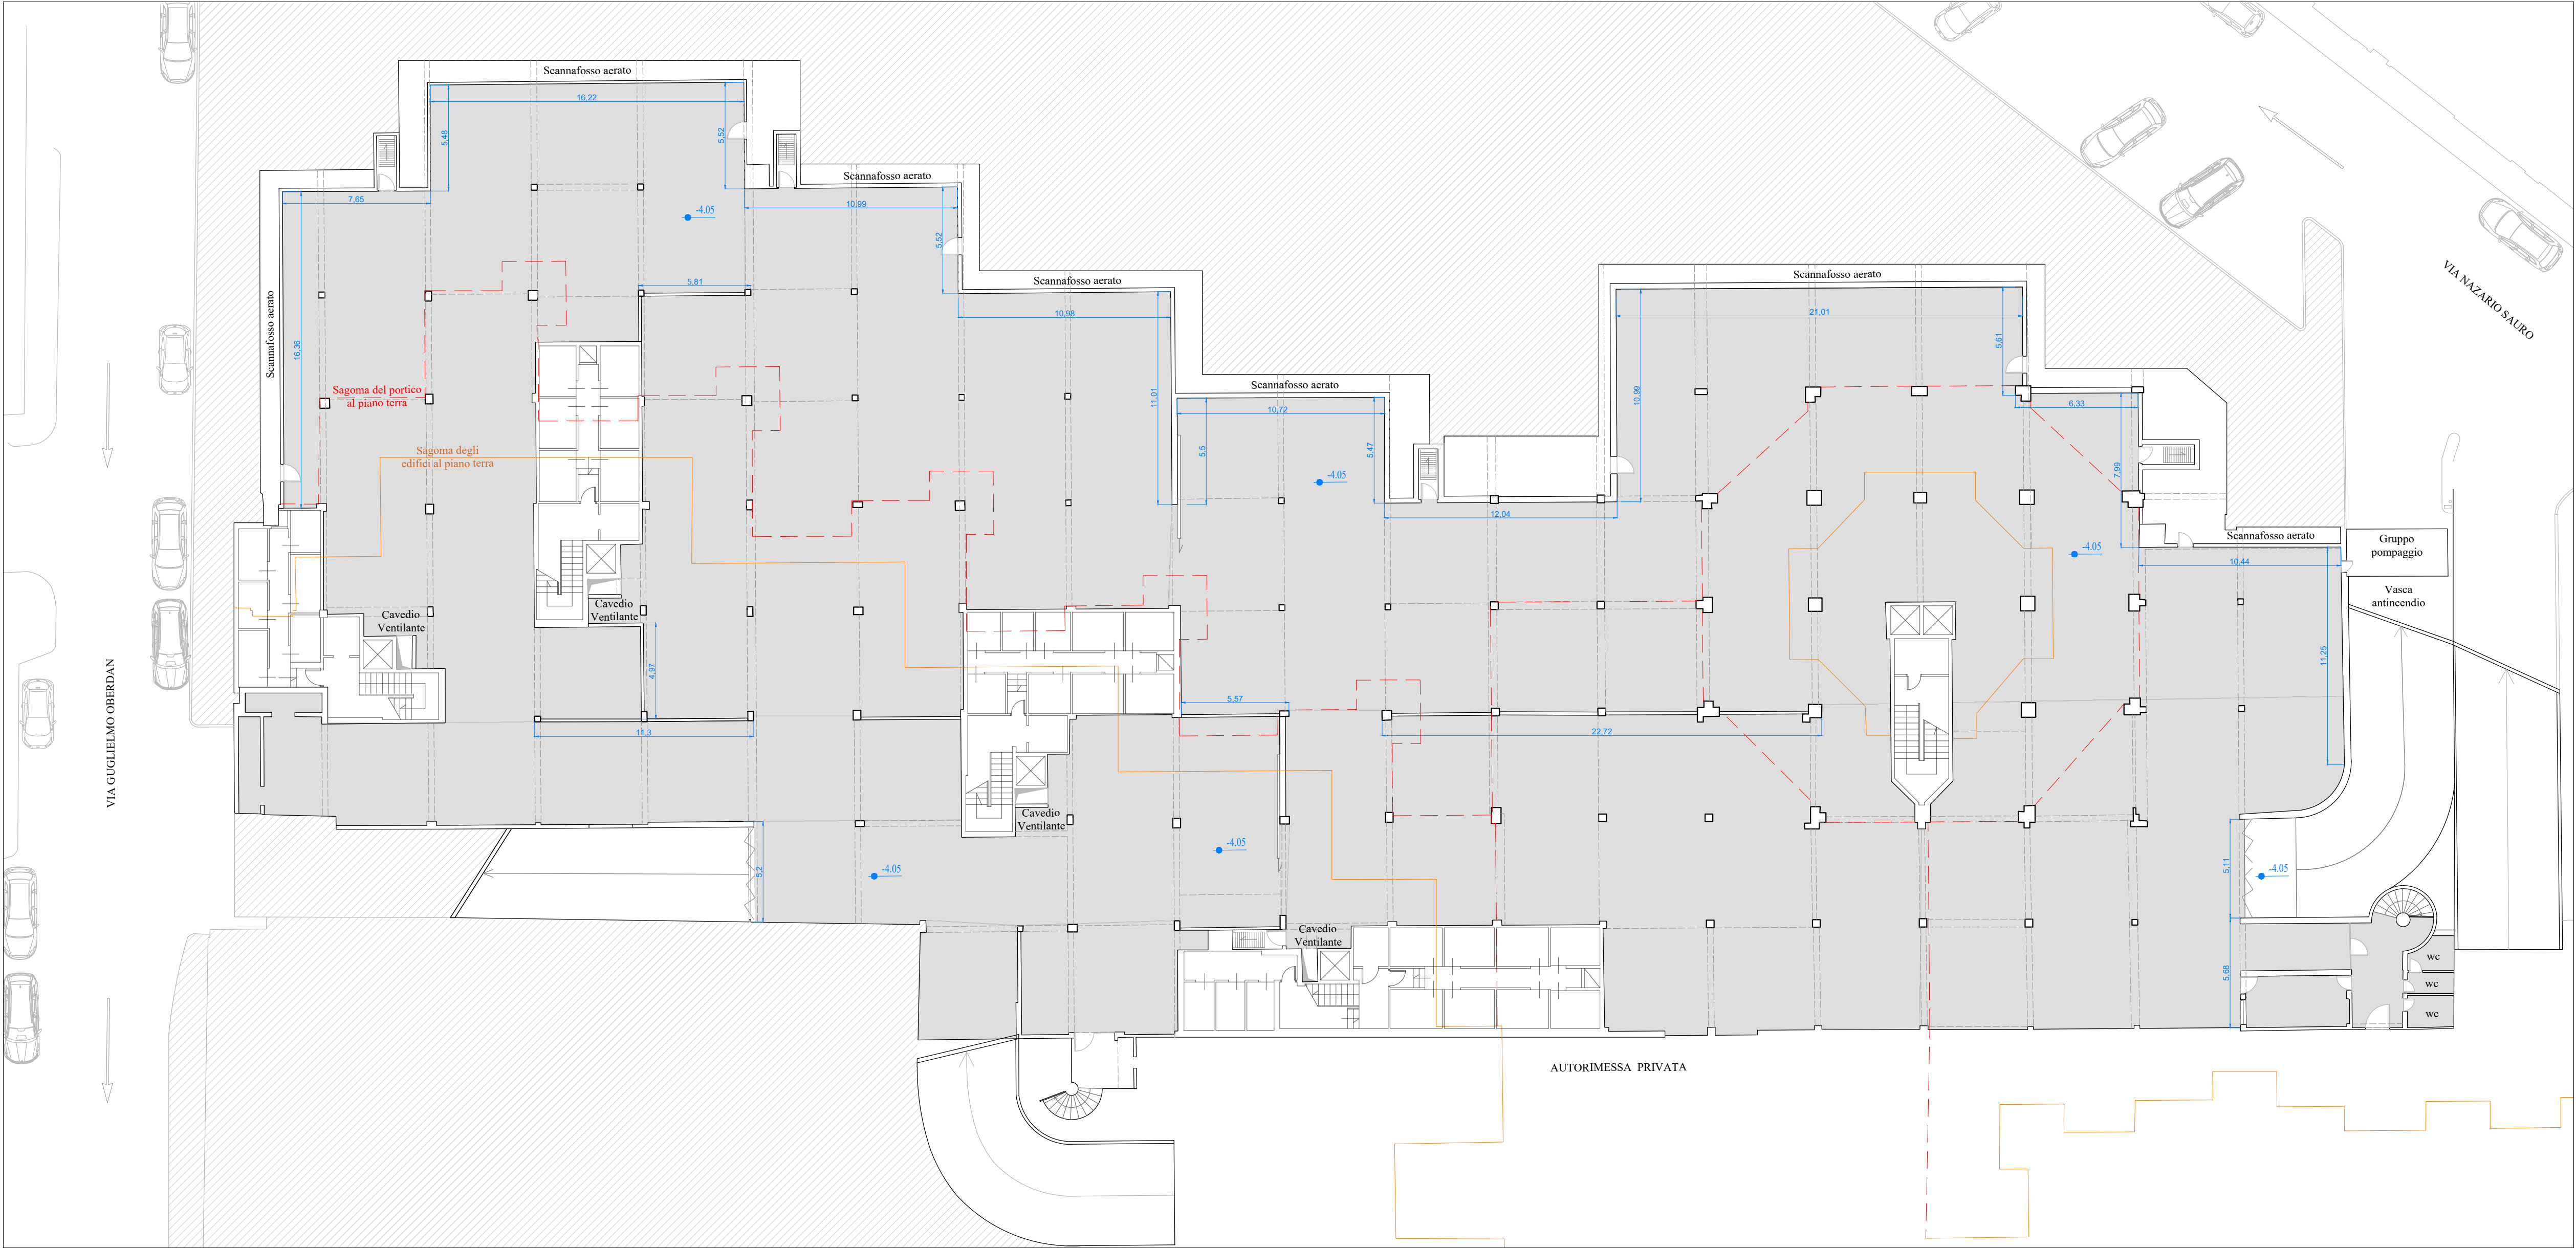

RILIEVO DEGLI IMPIANTI ESISTENTI - Pianta piano interrato Scala 1:200

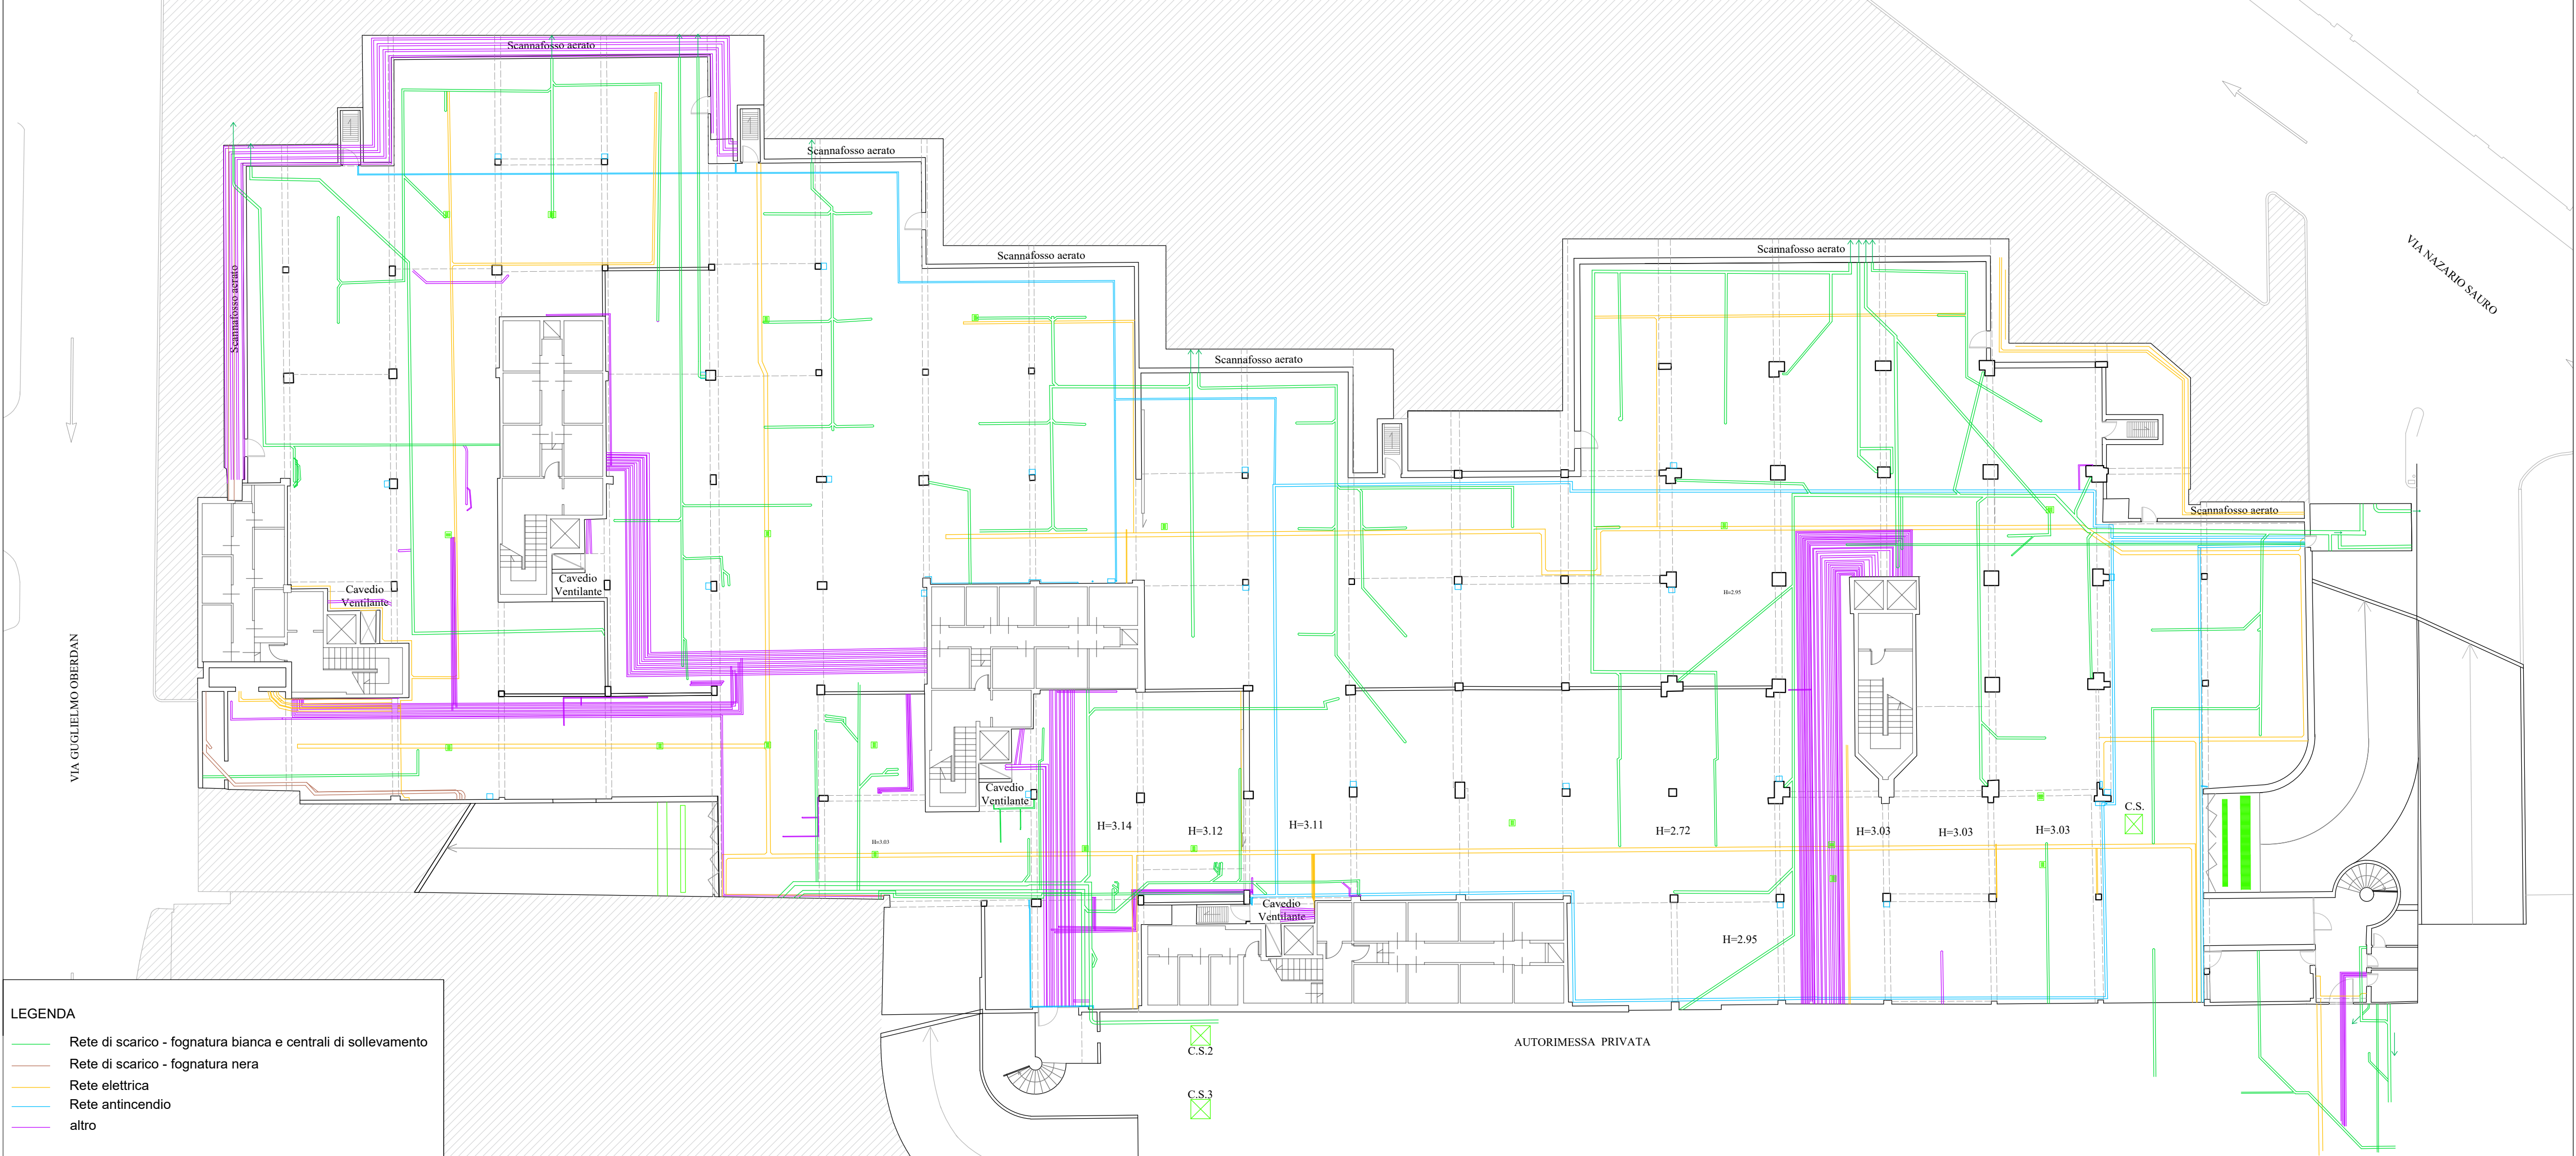

- LEGENDA
- Rete di scarico - fognatura bianca e centrali di sollevamento
  - Rete di scarico - fognatura nera
  - Rete elettrica
  - Rete antincendio
  - altro



**COMUNE DI FORLÌ**  
AREA SERVIZI AL TERRITORIO  
SERVIZIO INFRASTRUTTURE MOBILITÀ VERDE

TITOLO DELL'OPERA

**RIQUALIFICAZIONE DEL COMPLESSO  
DEL PARCHEGGIO DELLA GALLERIA VITTORIA**

|            |                                                         |                   |
|------------|---------------------------------------------------------|-------------------|
| OGGETTO    | <b>PROGETTO DI FATTIBILITÀ<br/>TECNICA ED ECONOMICA</b> | ALLEGATO<br>2.4   |
| COMPONENTE | <b>RILIEVO ARCHITETTONICO - AUTORIMESSA INTERRATA</b>   | RAPPORTO<br>1:200 |

DIRIGENTE SERVIZIO INFRASTRUTTURE MOBILITÀ VERDE

Arch. Cristian Ferrarini

PROGETTISTI

ATI tra  
Capogruppo

**SP STUDIO ASSOCIATO**  
**LOMBARDI - SPAZZOLI - PAGLIONICO**  
INGEGNERIA ARCHITETTICA DAL 1970

AGENZIA CERTIFICATA ISO 9001  
Via N. Copernico n° 99 - 47122 Forlì (FC)  
Tel. 0543/795.295 Fax 0543/795.310 - Email: info@spstudio.it - www.spstudio.it

Mandante

COMUNE DI FORLÌ  
VIA VITTORIA N. 10000 SAN VITOLO D. S.  
Tel. 0543/795.310 Fax 0543/795.311

Responsabile:  
Arch. Raffaella Lombardi

Collaboratori:  
Ing. Daniele Amato  
Ing. Pietro Amati

COLLABORAZIONI SPECIALISTICHE

|                                                                               |                                                                          |
|-------------------------------------------------------------------------------|--------------------------------------------------------------------------|
| RILIEVO E LASER SCANNER<br>geom. Carlo Cirone                                 | PREVENZIONE INCENDI<br>GEA - Gestione Antincendio<br>Ing. Massimo Amadio |
| OPERE A VERDE<br>Landshaps<br>Dott.agr. Paolo Guattini<br>Arch. Adele Fiorani | IMPIANTI ELETTRICI E SPECIALI<br>ESI Project<br>P.Ind. Marco Ghezzi      |
| STRUTTURE<br>CFT Engineering<br>Ing. Alberto Cipressi                         |                                                                          |

DATA: Dicembre 2021

FILE TAVOLA: 2.4 Rilievo architettonico autorimessa interrata

PROPRIETÀ DEL COMUNE DI FORLÌ - SONO VIETATE RIPRODUZIONI ED UTILIZZAZIONI, ANCHE PARZIALI, SE NON AUTORIZZATE