



COMUNE DI FORLÌ
AREA SERVIZI ALL'IMPRESA E AL TERRITORIO

SERVIZIO PROGRAMMAZIONE, PROGETTAZIONE ED ESECUZIONE DI OPERE PUBBLICHE
Via delle Torri, 13 - 47121 Forlì (FC) - Tel. 0543 712700 - Fax. 0543 712701



Finanziato dall'Unione Europea - Next Generation EU

ISTITUTO COMPRENSIVO N.5
SCUOLA PRIMARIA "P. SQUADRANI"

VIA VALERIA N. 14 - FORLÌ (FC)

PNRR, M4, C1, I3.3
"PIANO DI MESSA IN SICUREZZA E RIQUALIFICAZIONE DELLE SCUOLE"
LAVORI DI MIGLIORAMENTO SISMICO E RIQUALIFICAZIONE ARCHITETTONICA
E FUNZIONALE, CON EFFICIENTAMENTO ENERGETICO

PROGETTO DEFINITIVO

PROGETTO STRUTTURALE STATO DI FATTO

PIANTA PIANO PRIMO

STR-13

1:100

Elaborato

DIRIGENTE DEL SERVIZIO:		PROGETTISTI ESTERNI INCARICATI DAL COMUNE DI FORLÌ:	
Ing. Gianluca Foca			
RESPONSABILE UNICO DEL PROCEDIMENTO:		PROGETTISTA COORDINATORE:	
Ing. Claudio Arpinati		Arch. Filippo Pambianco	
COORDINAMENTO PROGETTO COMUNE DI FORLÌ:		Progettista opere edili:	Arch. Filippo Pambianco
Geom. Erio Bandini		Progettista opere strutturali:	Ing. Cristian Mazza
		Progettista impianti meccanici:	P.I. Giorgio Neri
		Progettista impianti elettrici:	P.I. Andrea Fabbri
COLLABORATORI INTERNI COMUNE DI FORLÌ:		Coordinamento sicurezza:	Ing. Emanuele Casamenti
Ing. Vito Antonio Marchionna Dott.ssa Annalisa Giove Geom. Paola Fontana		Verifica progetto:	Ing. Marco Salvadori
PROGETTISTA DEL COMPONENTE:			
Timbro e firma			
Ing. Cristian Mazza			
Data	AGOSTO 2022	Rev.	00
File	PD_STR_13_ESDF.P1_r00.pdf		Elab.
Ing. Cristian Mazza			
PROPRIETÀ DEL COMUNE DI FORLÌ - SONO VIETATE RIPRODUZIONI ED UTILIZZAZIONI, ANCHE PARZIALI, SE NON AUTORIZZATE			

MUNICIPIO DI FORLÌ
UFFICIO TECNICO

227 E
Maggio 52

SCUOLE DI VILLA ROMITI

Primo Piano

Disegnato M. S.



Ing. Capo

Scala 1:100

TAVOLA A-8



L'INGEGNERE CAPO
Cristian Mazza

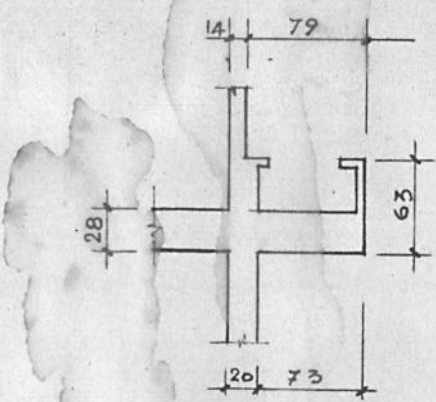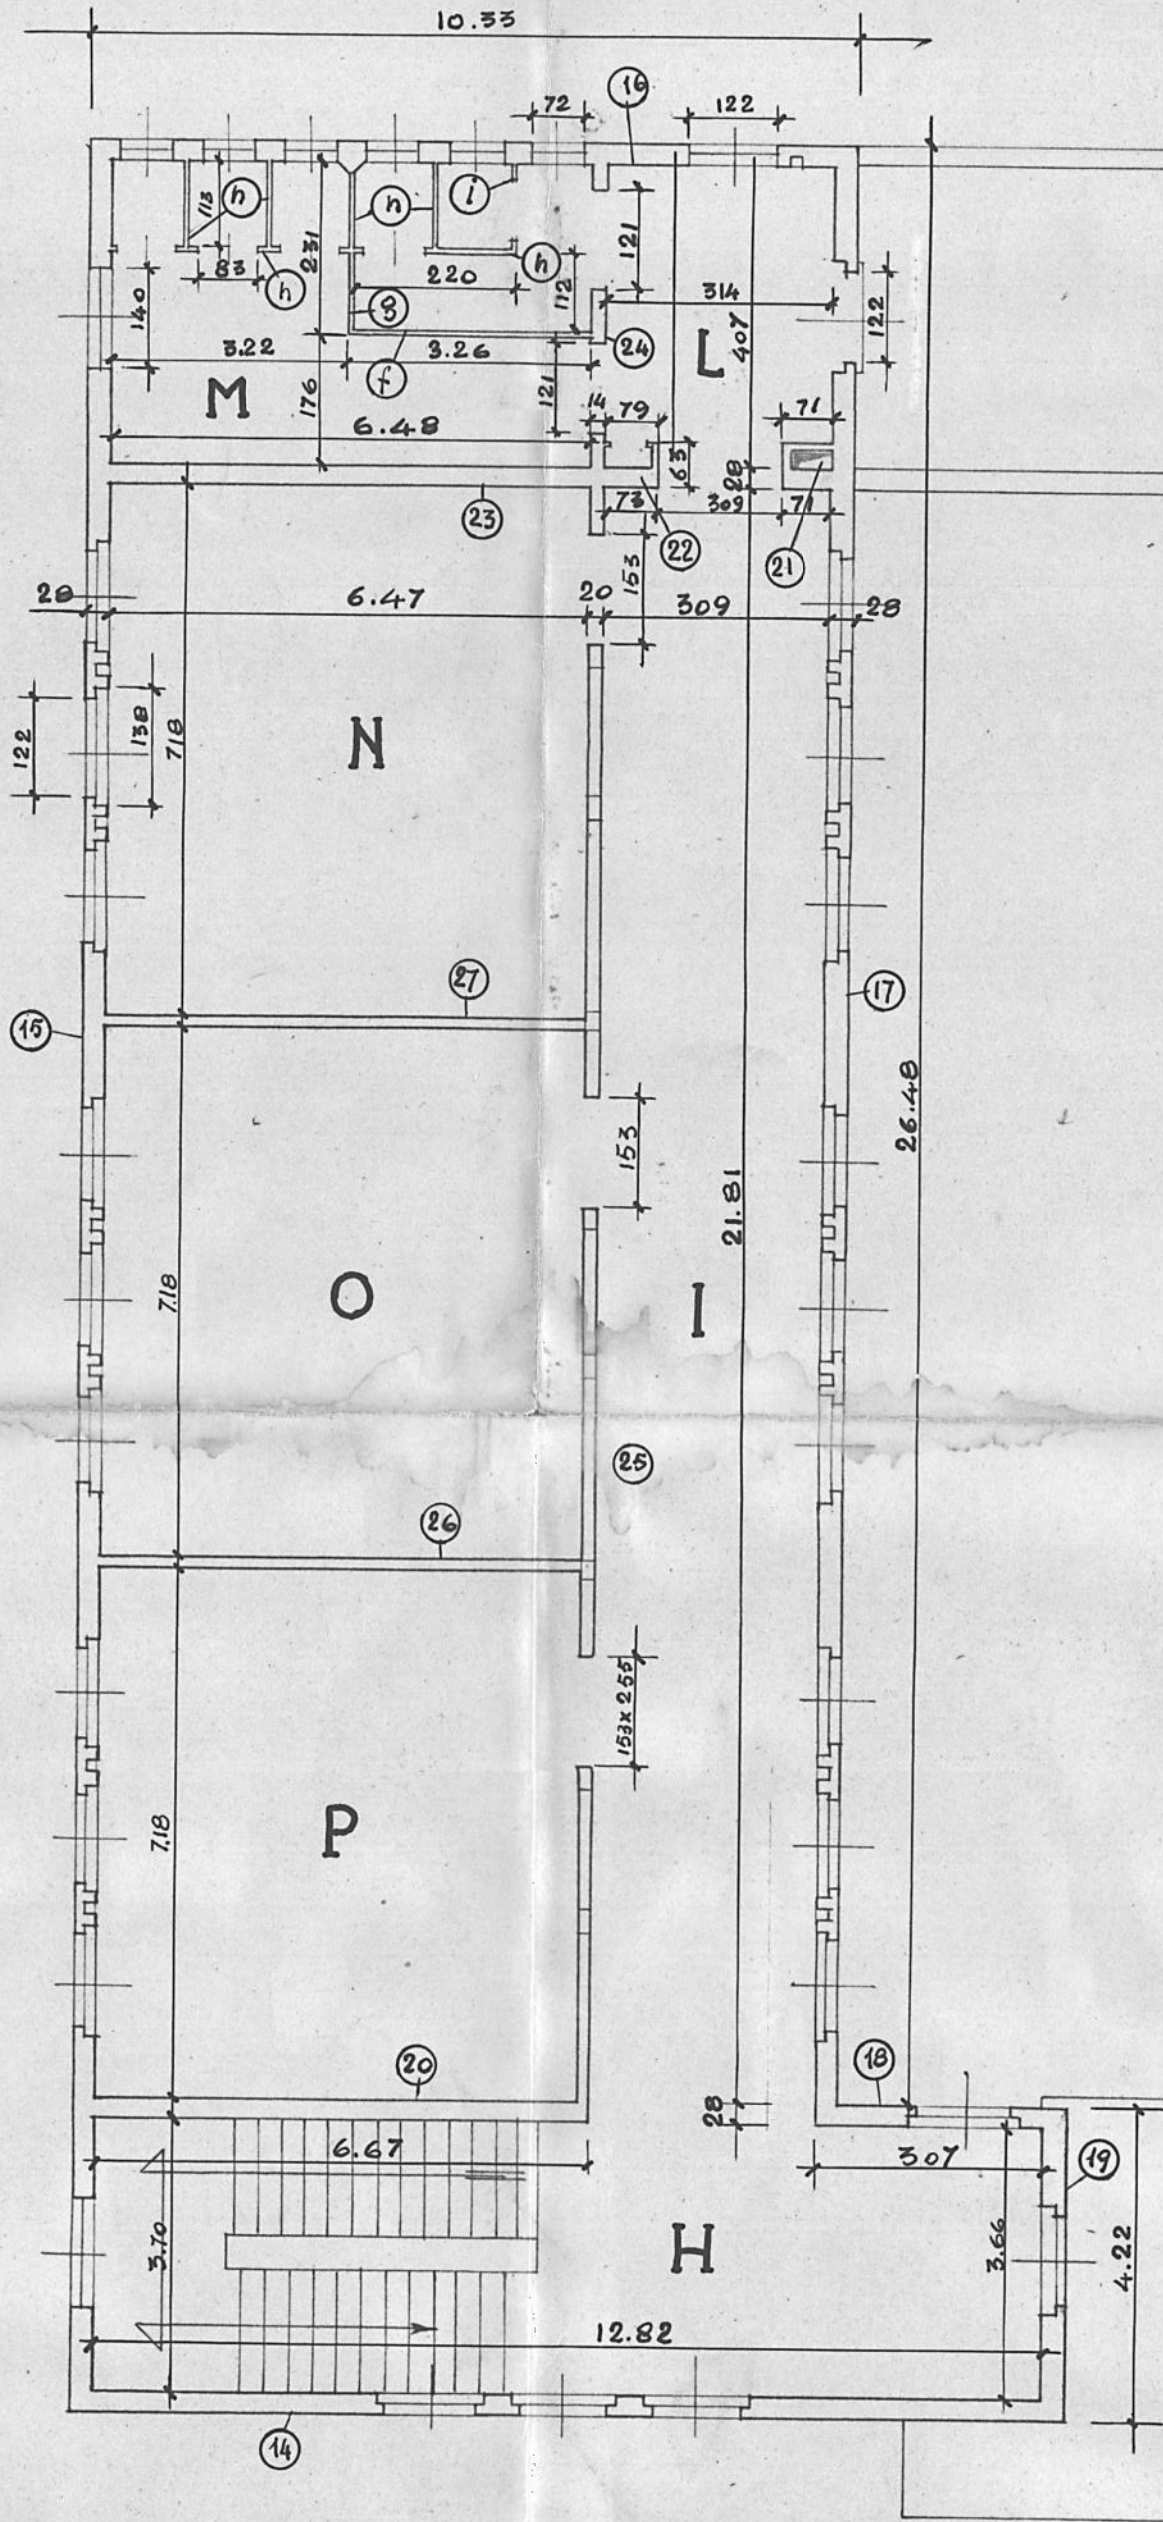

~ particolare - scala 1:50 -

